



LEGENDA SIMBOLI	
	Bipresa 10/16A 2P+PE
	Pulsante a tirante
	Ventilazione Meccanica Controllata
	Scaldacqua (Boiler)
	Suoneria Chiamata di Emergenza
	Quadro elettrico
	Unità interna per riscaldamento/raffrescamento
	Presa per trasmissione dati
	Unità esterna in pompa di calore
	Cronotermostato
	Presa 10/16A 2P+PE UNEL
	Specula Luminosa Chiamata di Emergenza
	Pulsante di Reset Chiamata di Emergenza

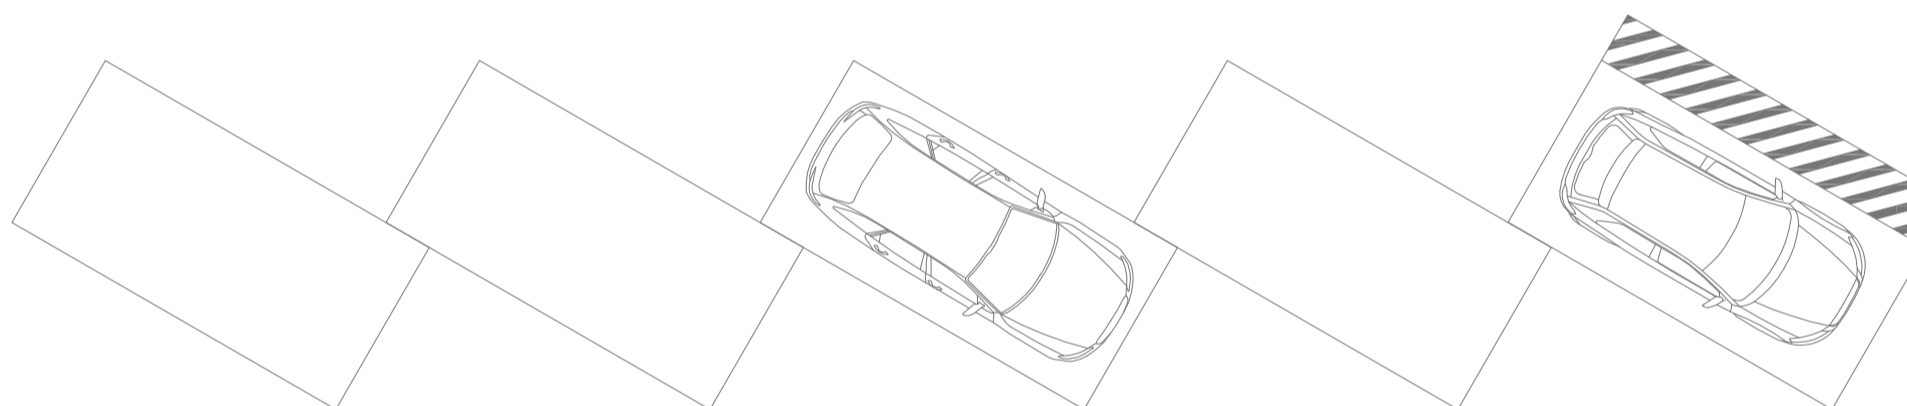

QUOTE D'INSTALLAZIONE PER LE APPARECCHIATURE SENCONDO GUIDA CEI 64-50:2001

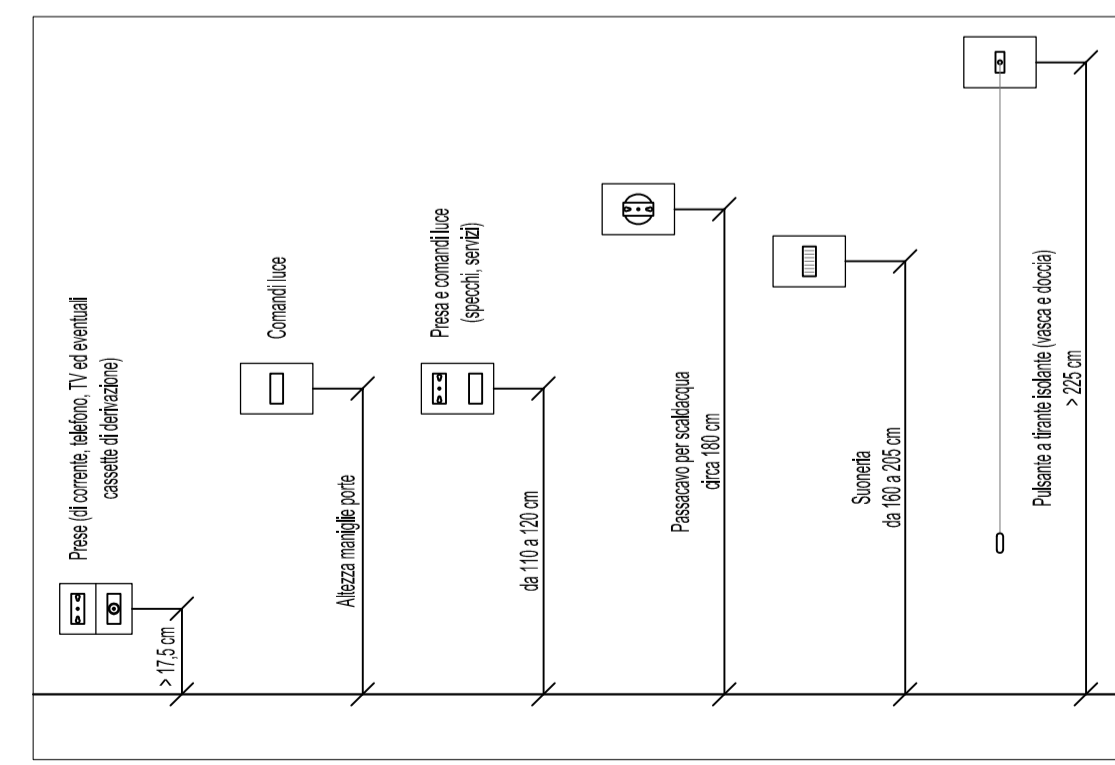

Commissario delegato
emergenza sisma Regione Emilia - Romagna
ai sensi dell'art. 1 comma 2 del D.L.N. 74/2012

**PROCEDURA APERTA PER LA PROGETTAZIONE
E I LAVORI DI REALIZZAZIONE
DI EDIFICI PUBBLICI TEMPORANEI (E.P.T. 3)**

LOTTO N.3 - SCUOLA DI MUSICA MIRANDOLA (MO)

Per la società
**DIRETTORE TECNICO E RESPONSABILE COORDINAMENTO
E INTEGRAZIONE DELLE PRESTAZIONI SPECIALISTICHE**
Arch. Federico Caselli

PROGETTISTA-RESPONSABILE DELLA PROGETTAZIONE ARCHITETTONICA
Arch. Gabriele Marasini

RESPONSABILE TECNICO DELLE VARIE SPECIALITÀ
Ing. Raimondo Elfordo

LEGALE RAPPRESENTANTE
Luca Piccolo

Collaboratori

PROGETTAZIONE ARCHITETTONICA Arch. Alessandro Migliori Arch. Daniela Bozzarelli	PROGETTAZIONE STRUTTURE C.A. Ing. Mauro Corbani
PROGETTAZIONE ACUSTICA Ing. Paolo Ciuchi	PROGETTAZIONE STRUTTURE IN LEGNO Ing. Franco Piva Ing. Cristiano Benacchio
PROGETTAZIONE IMPIANTI MECCANICI, ANTINCENDIO, ENERGETICA Ing. Roberto Carboni	PROGETTAZIONE IMPIANTI ELETTRICI Ing. Diego Caldarini
COLLABORAZIONE INGEGNERISTICA Ing. Walter Vanelli	

**PROGETTO ESECUTIVO
TAVOLA IE2 Planimetria Impianti FM e Dati**

scale: 1:100
data 28.07.2014

